
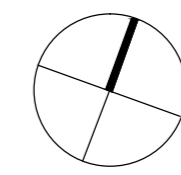


G:\REGISTRE PROTECCIO CIVIL 2010 12 PLA AUTOPROTECCIO DRETI\BOC_DIE-TOTS_101217\BOC_DIE-DIE_101208.DWG

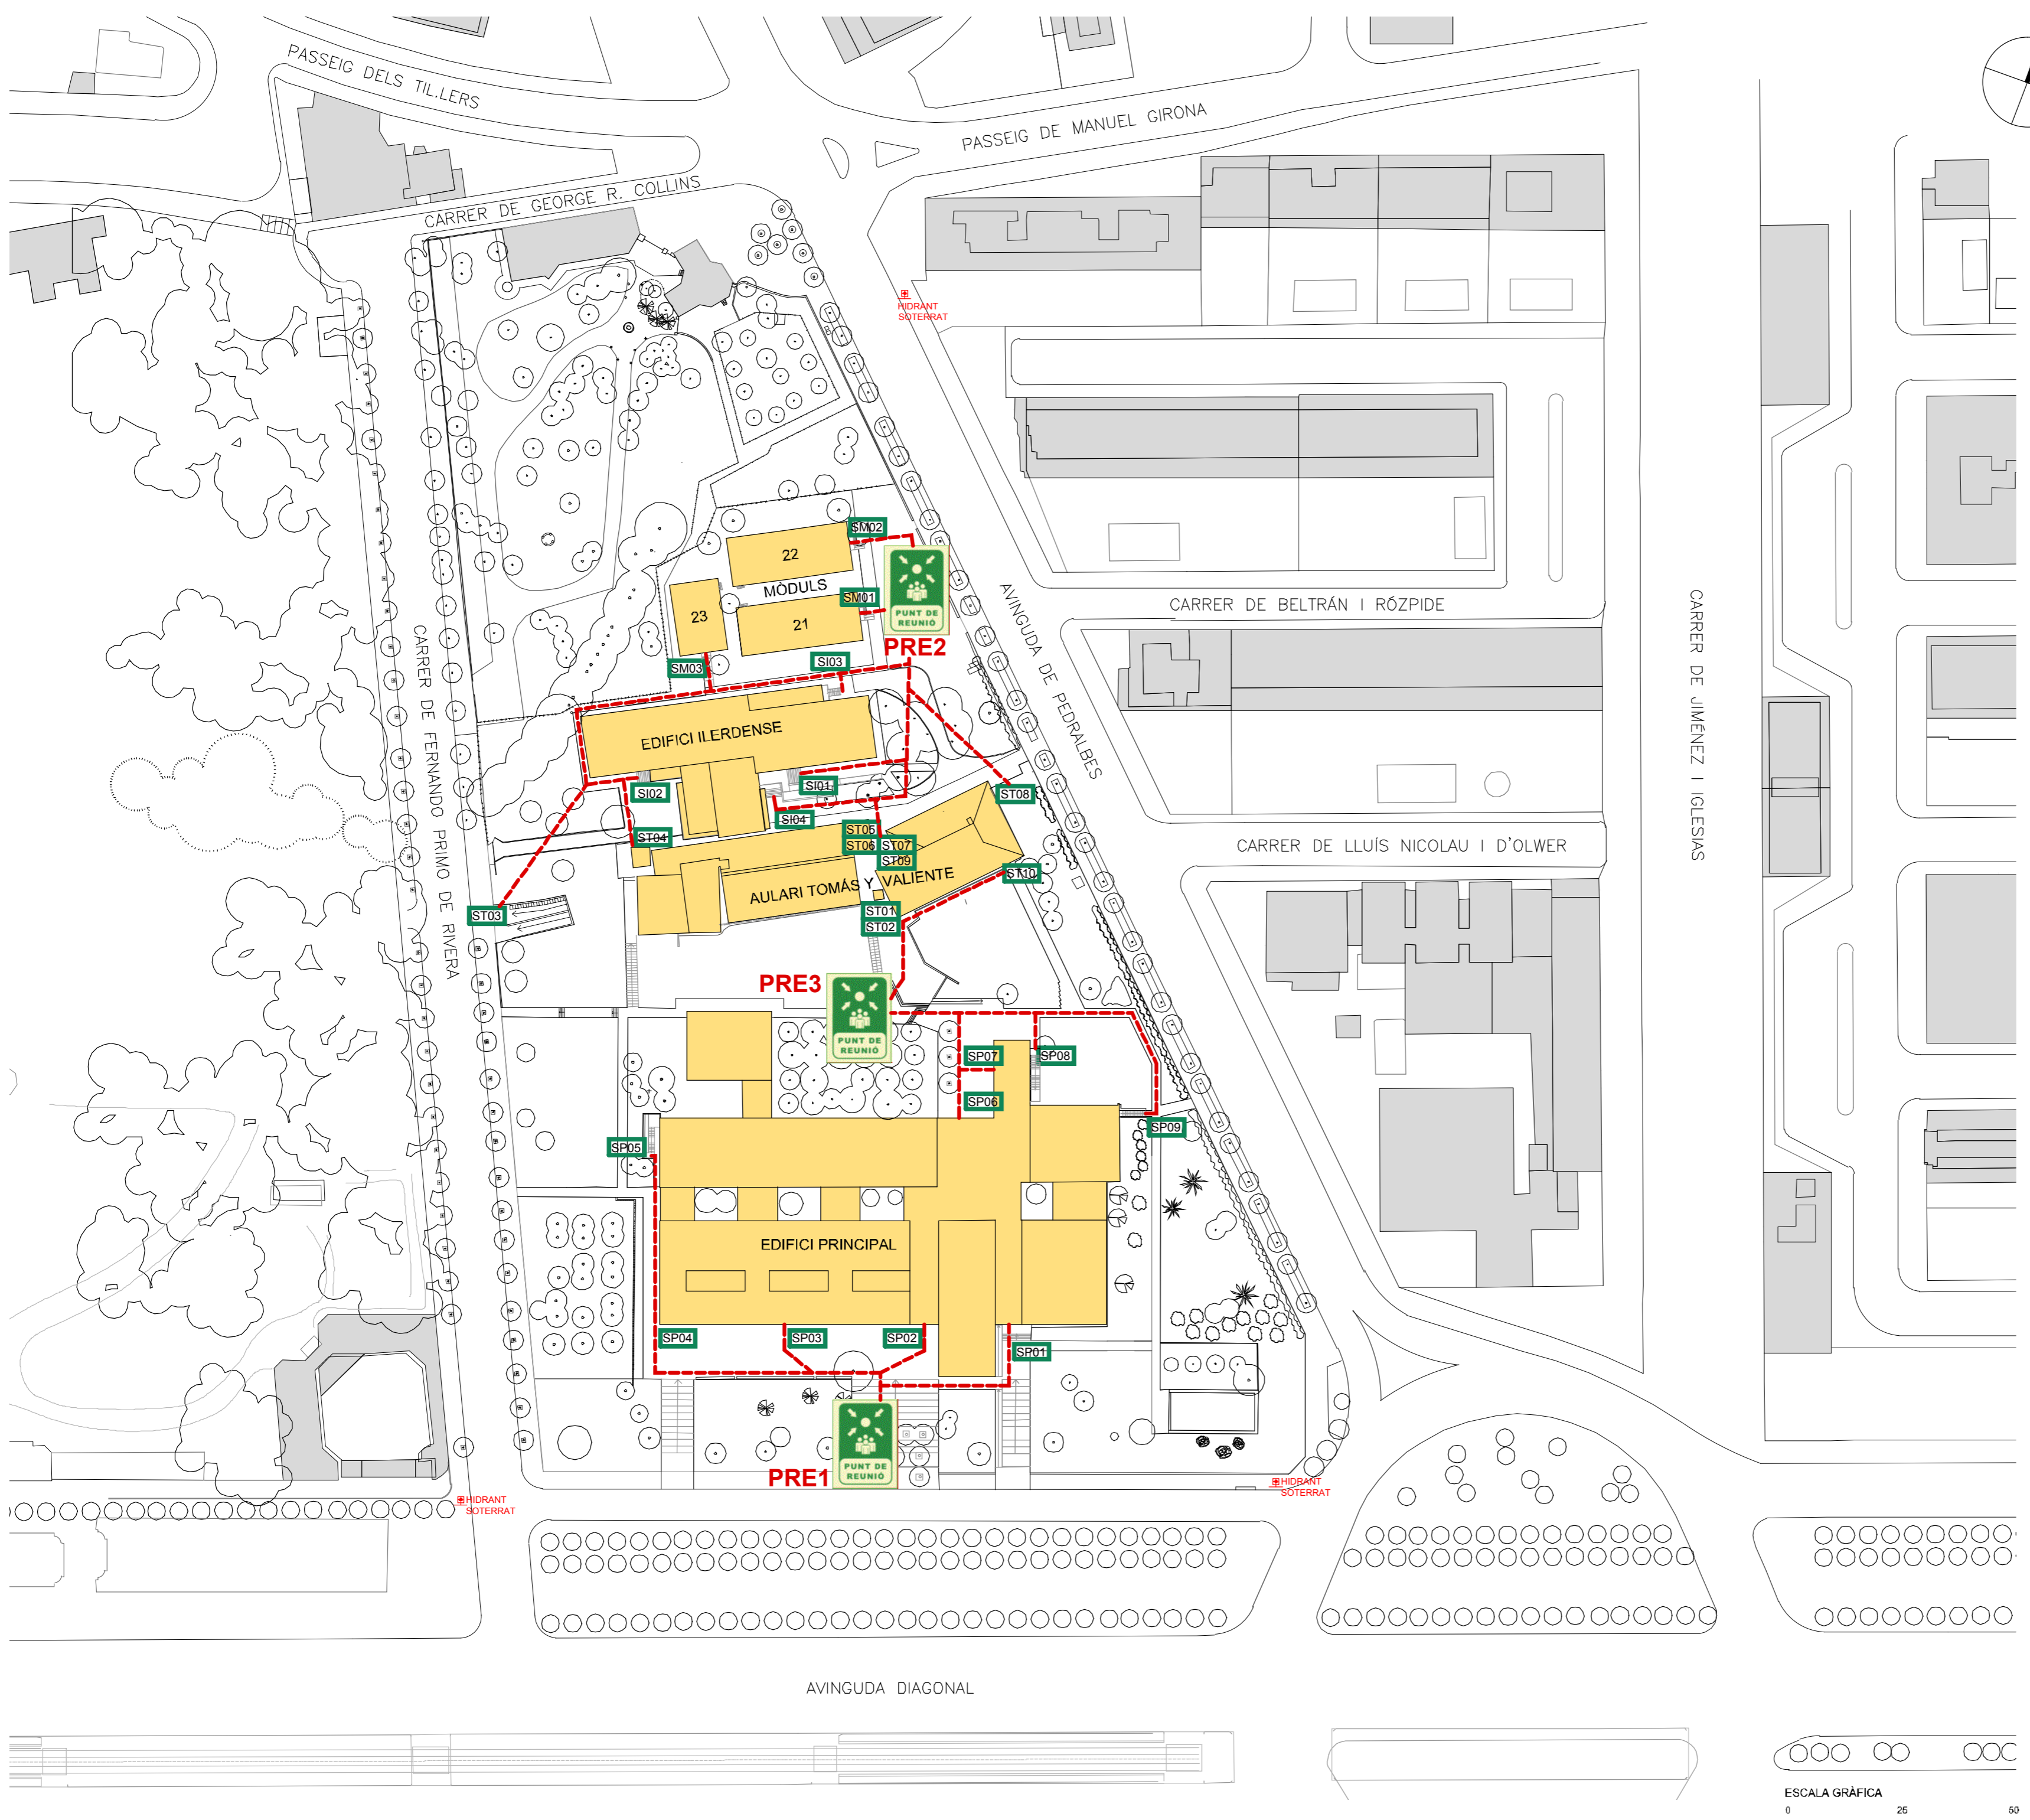

LLEGENDA SISTEMES D'EXTINCIÓ D'INCENDIS I RECORREGUTS D'EVACUACIÓ

- VIA I SENTIT D'EVACUACIÓ PRINCIPAL →
- VIA D'EVACUACIÓ SECUNDARIA - - -
- EXTINTOR DE POLS ABC ▲
- EXTINTOR D'ANHÍDRID CARBÒNIC - CO₂ ▲
- BOCA D'INCENDIS EQUIPADA (AIGUA) CONNECTADA A CONDUCCIÓ EN CÀRREGA ⦿
- POLSADOR D'ALARMA ●

LLEGENDA INSTAL·LACIONS D'EMERGÈNCIA

- RENTAULLS ⊕
- DUTXA D'EMERGÈNCIA ⊕
- MANTA APAGA FOCS ⊕
- EQUIP AUTÒNOM DE SALVAMENT ⊕
- FARMACIOLA ⊕

LLEGENDA DENOMINACIÓ D'ELEMENTS

- ESCALA E01
- SORTIDA D'EDIFICI S01
- SITUACIÓ PLÀNOL SOU AQUÍ ●




PLA D'AUTOPROTECCIÓ DELS EDIFICIS DE LA FACULTAT DE DRET


Plànol
EMPLAÇAMENT AMB ELS PUNTS DE REUNIÓ I LES SORTIDES D'EDIFICI ASSIGNADES

Escala 1/1000	Nº Plànol A.01
DESEMBRE-2010	

 EMPLAÇAMENT



C:\REGISTRE PROTECCIO CIVIL 2010 12 PLA AUTOPROTECCIO DRETBCCO_DIE-TOTS_101217BC1_DIE_DPS_101216.DWG

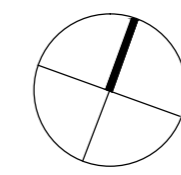

LLEGENDA SISTEMES D'EXTINCIÓ D'INCENDIS I RECORREGUTS D'EVACUACIÓ


- VIA I SENTIT D'EVACUACIÓ PRINCIPAL
- VIA D'EVACUACIÓ SECUNDARIA
- EXTINTOR DE POLS ABC
- EXTINTOR D'ANHÍDRID CARBÒNIC - CO₂
- BOCA D'INCENDIS EQUIPADA (AIGUA) CONNECTADA A CONDUCCIÓ EN CÀRREGA
- POLSADOR D'ALARMA

LLEGENDA INSTAL·LACIONS D'EMERGÈNCIA

- RENTAULLS
- DUTXA D'EMERGÈNCIA
- MANTA APAGA FOCS
- EQUIP AUTÒNOM DE SALVAMENT
- FARMACIOLA

LLEGENDA DENOMINACIÓ D'ELEMENTS

- ESCALA E01
- SORTIDA D'EDIFICI S01
- SITUACIÓ PLÀNOL SOU AQUÍ

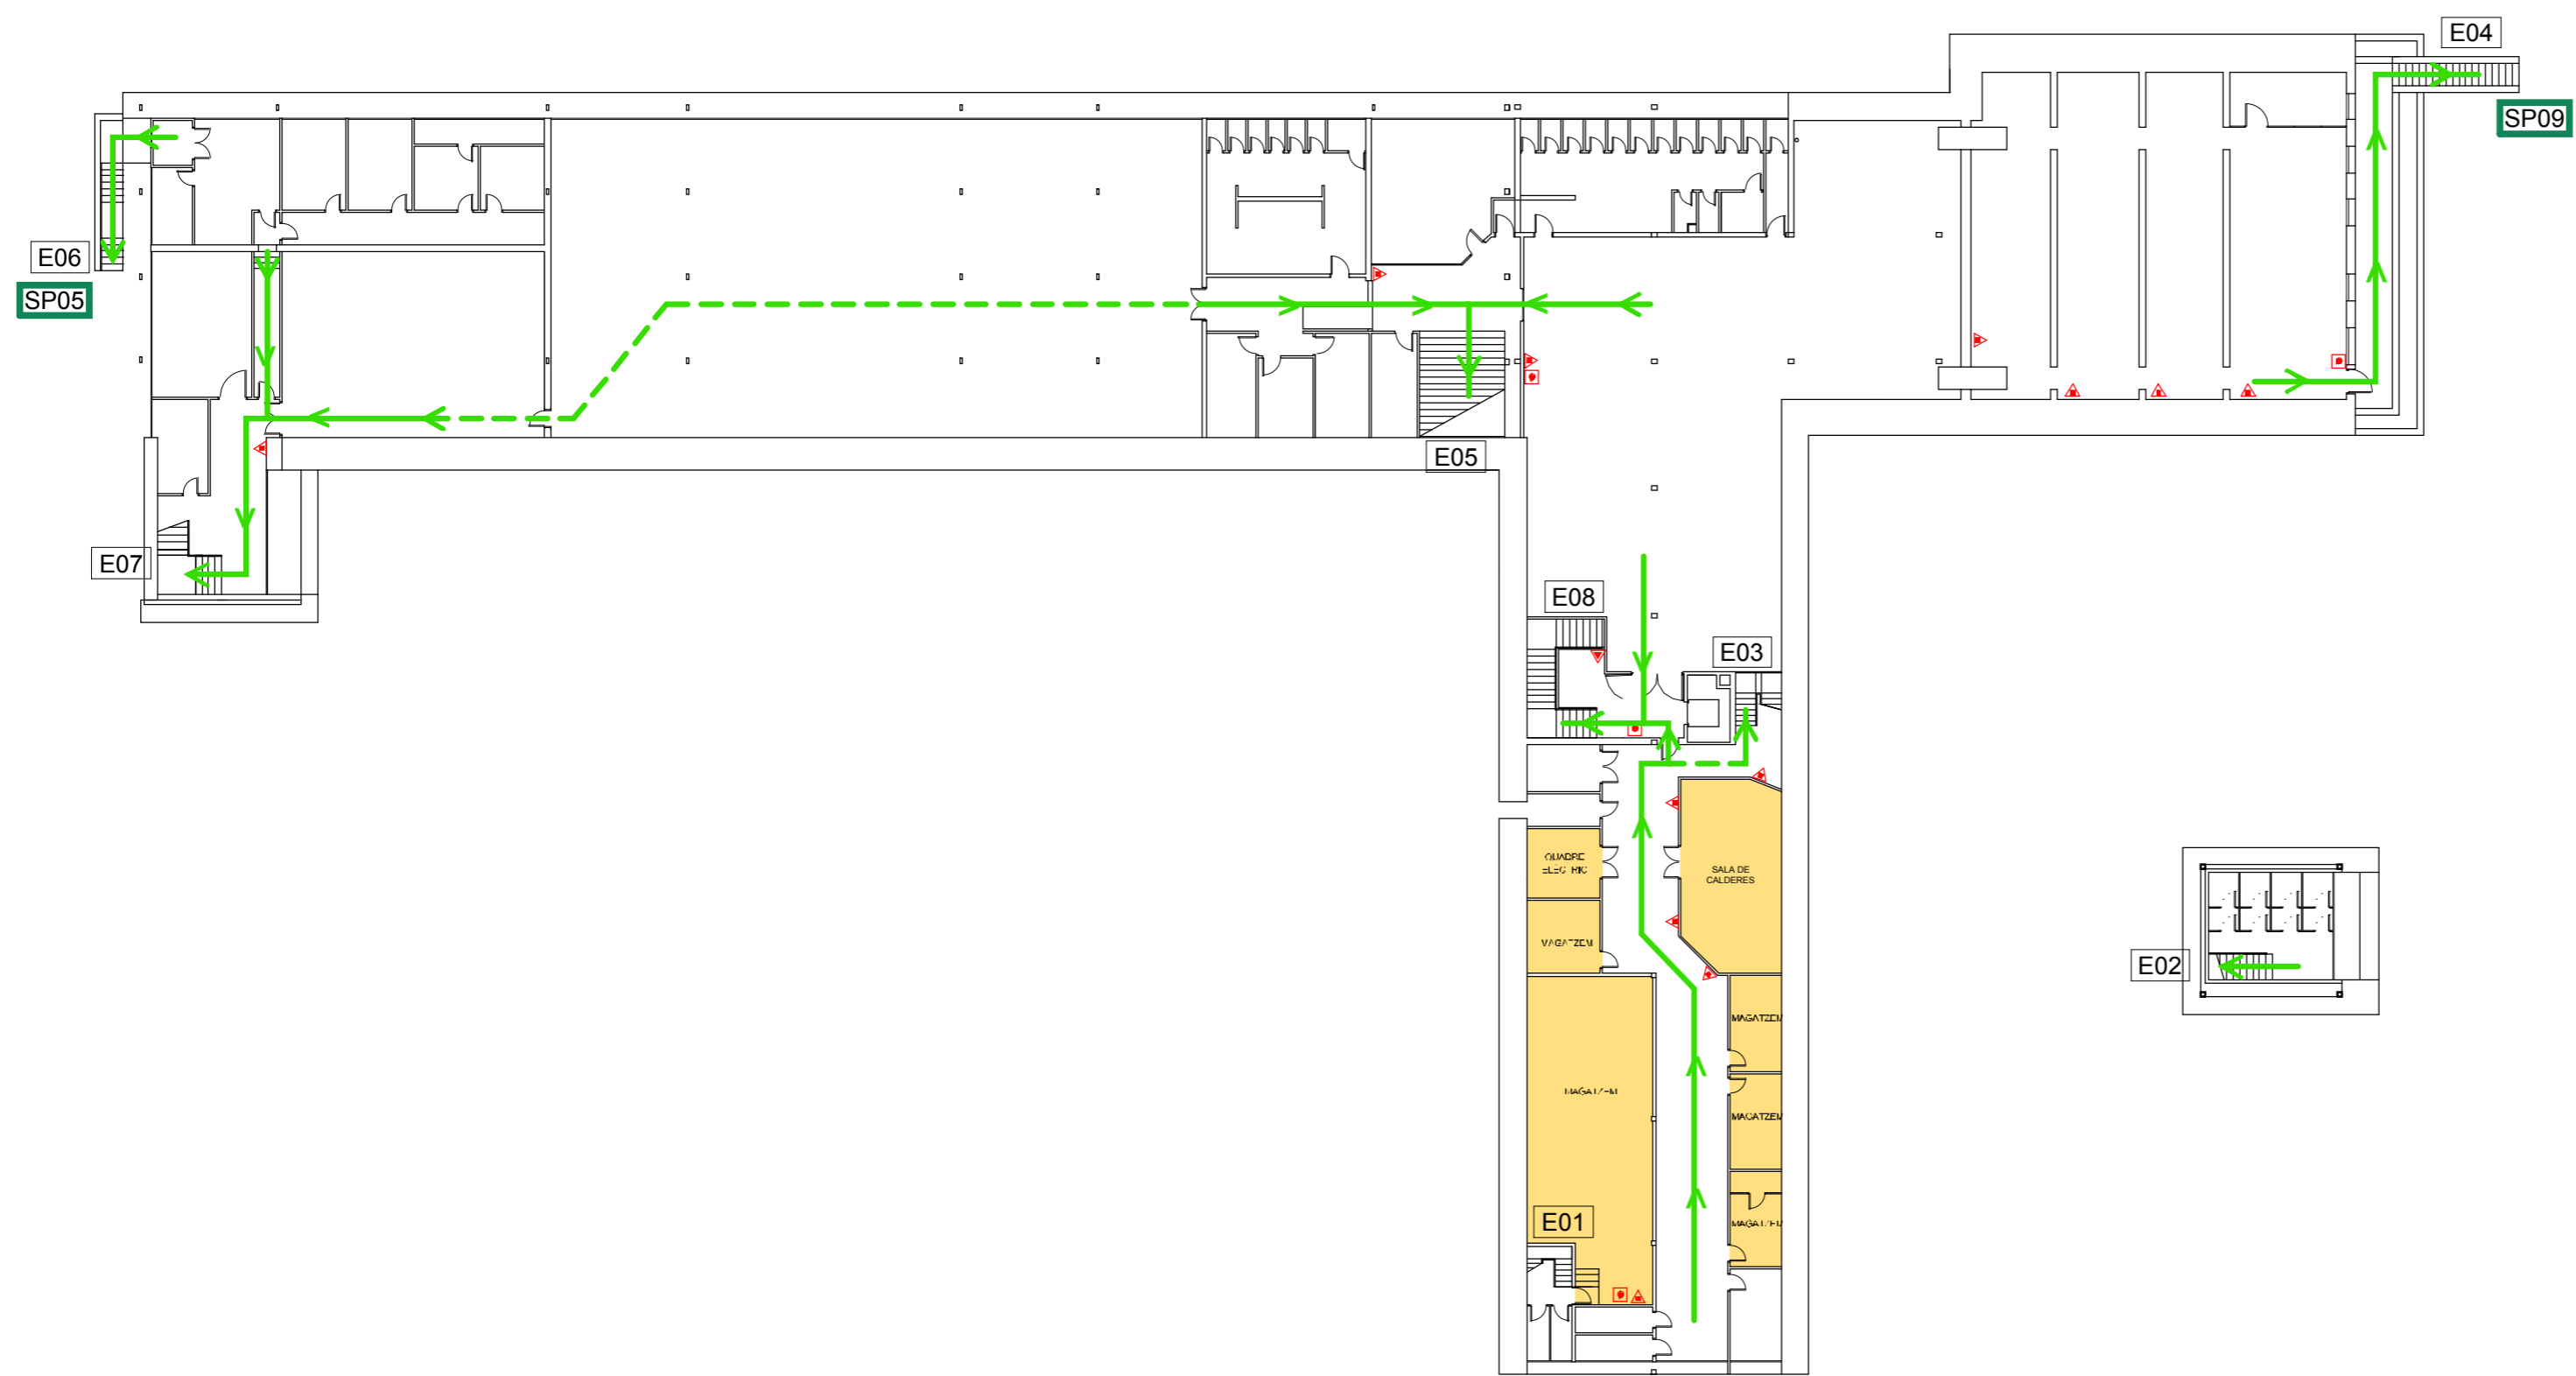

PLA D'AUTOPROTECCIÓ DELS EDIFICIS DE LA FACULTAT DE DRET



Plànol
EDIFICI PRINCIPAL
RECORREGUTS D'EVACUACIÓ, MITJANS DE PROTECCIÓ I LOCALS DE RISC ESPECIAL

Escala 1/300 DESEMBRE-2010	Nº Plànol B.01
--------------------------------------	--------------------------

PLANTA -1



G:\REGISTRE PROTECCIO CIVIL 2010 12 PLA AUTOPROTECCIO DRETBCCO_DIE-TOTS_101217BCC1_DIE_DPB_101216.DWG

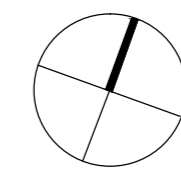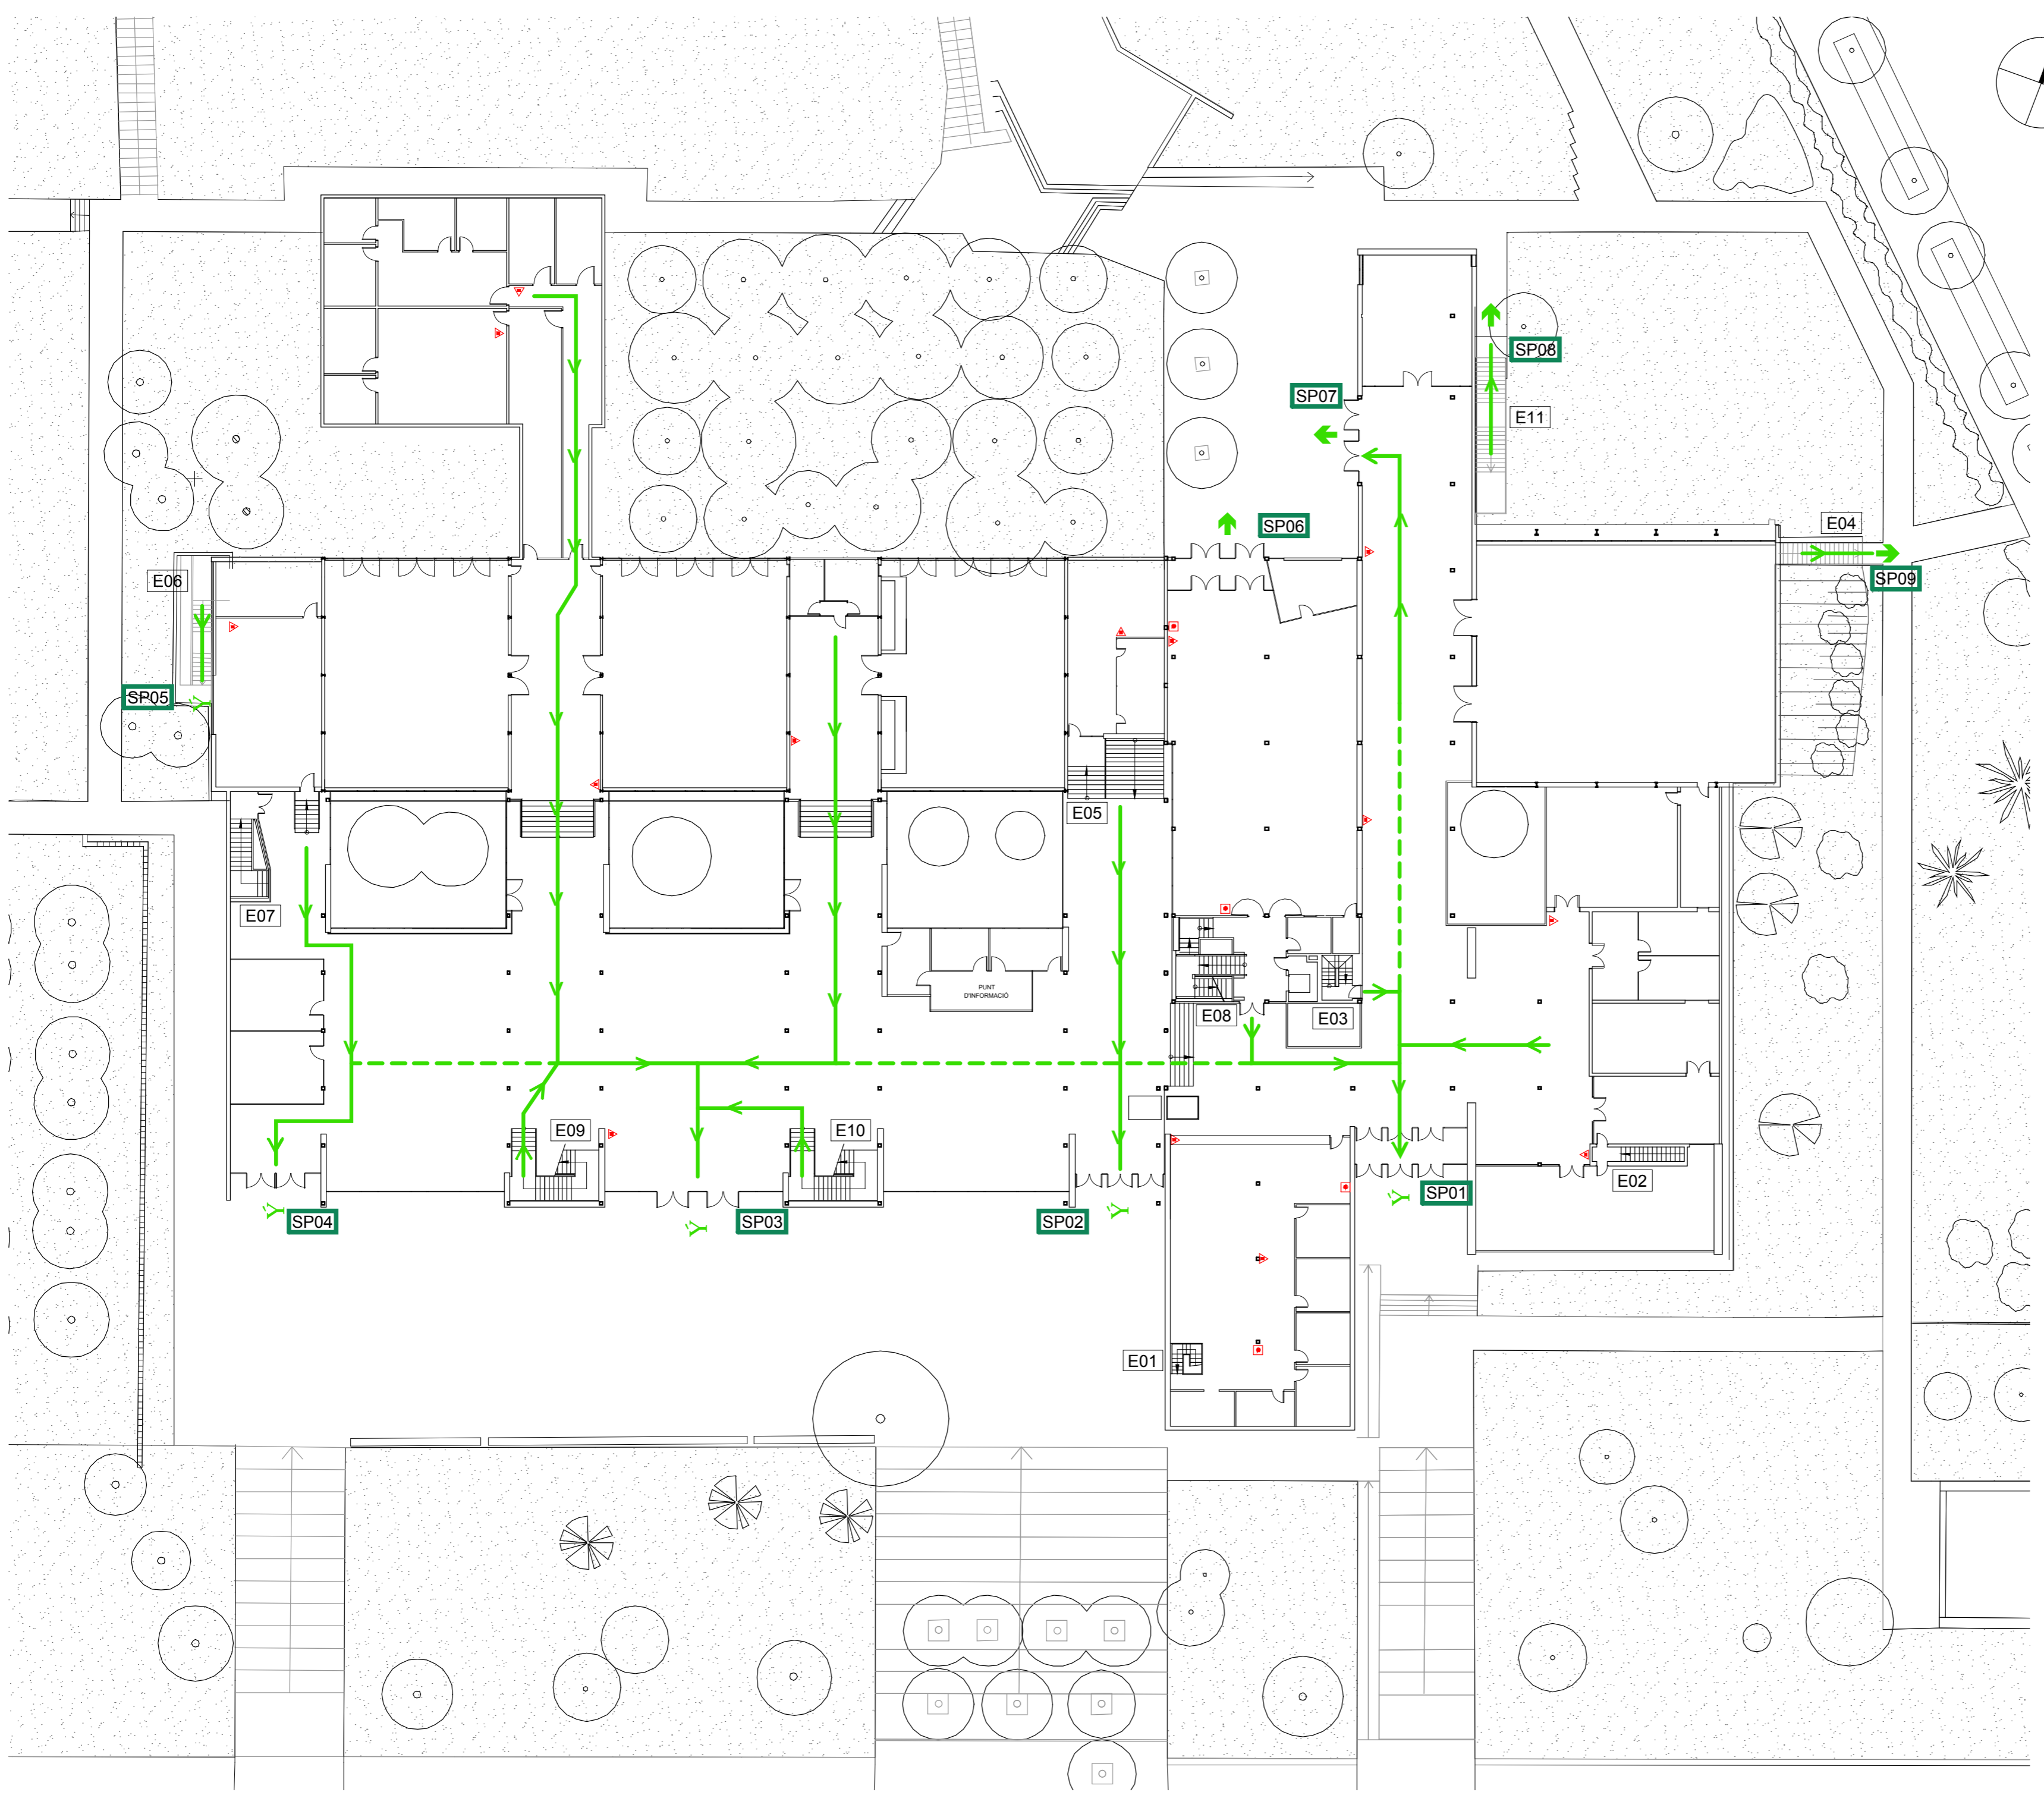

LLEGENDA SISTEMES D'EXTINCIÓ D'INCENDIS I RECORREGUTS D'EVACUACIÓ

VIA I SENTIT D'EVACUACIÓ PRINCIPAL	
VIA D'EVACUACIÓ SECUNDARIA	
EXTINTOR DE POLS ABC	
EXTINTOR D'ANHÍDRID CARBÒNIC - CO ₂	
BOCA D'INCENDIS EQUIPADA (AIGUA) CONNECTADA A CONDUCCIÓ EN CÀRREGA	
POLSADOR D'ALARMA	

LLEGENDA INSTAL·LACIONS D'EMERGÈNCIA

RENTAULLS	
DUTXA D'EMERGÈNCIA	
MANTA APAGA FOCS	
EQUIP AUTÒNOM DE SALVAMENT	
FARMACIOLA	

LLEGENDA DENOMINACIÓ D'ELEMENTS

ESCALA	
SORTIDA D'EDIFICI	
SITUACIÓ PLÀNOL SOU AQUÍ	



PLA D'AUTOPROTECCIÓ DELS EDIFICIS DE LA FACULTAT DE DRET



Plànol
EDIFICI PRINCIPAL
RECORREGUTS D'EVACUACIÓ, MITJANS DE PROTECCIÓ I LOCALS DE RISC ESPECIAL

Escala 1/300	Nº Plànol B.02
DESEMBRE-2010	

PLANTA BAIXA



C:\REGISTRE PROTECCIO CIVIL 2010 12 PLA AUTOPROTECCIO DRETBCC_DIE-TOTS_101217BC1_DIE_DP1_101216.DWG

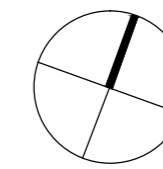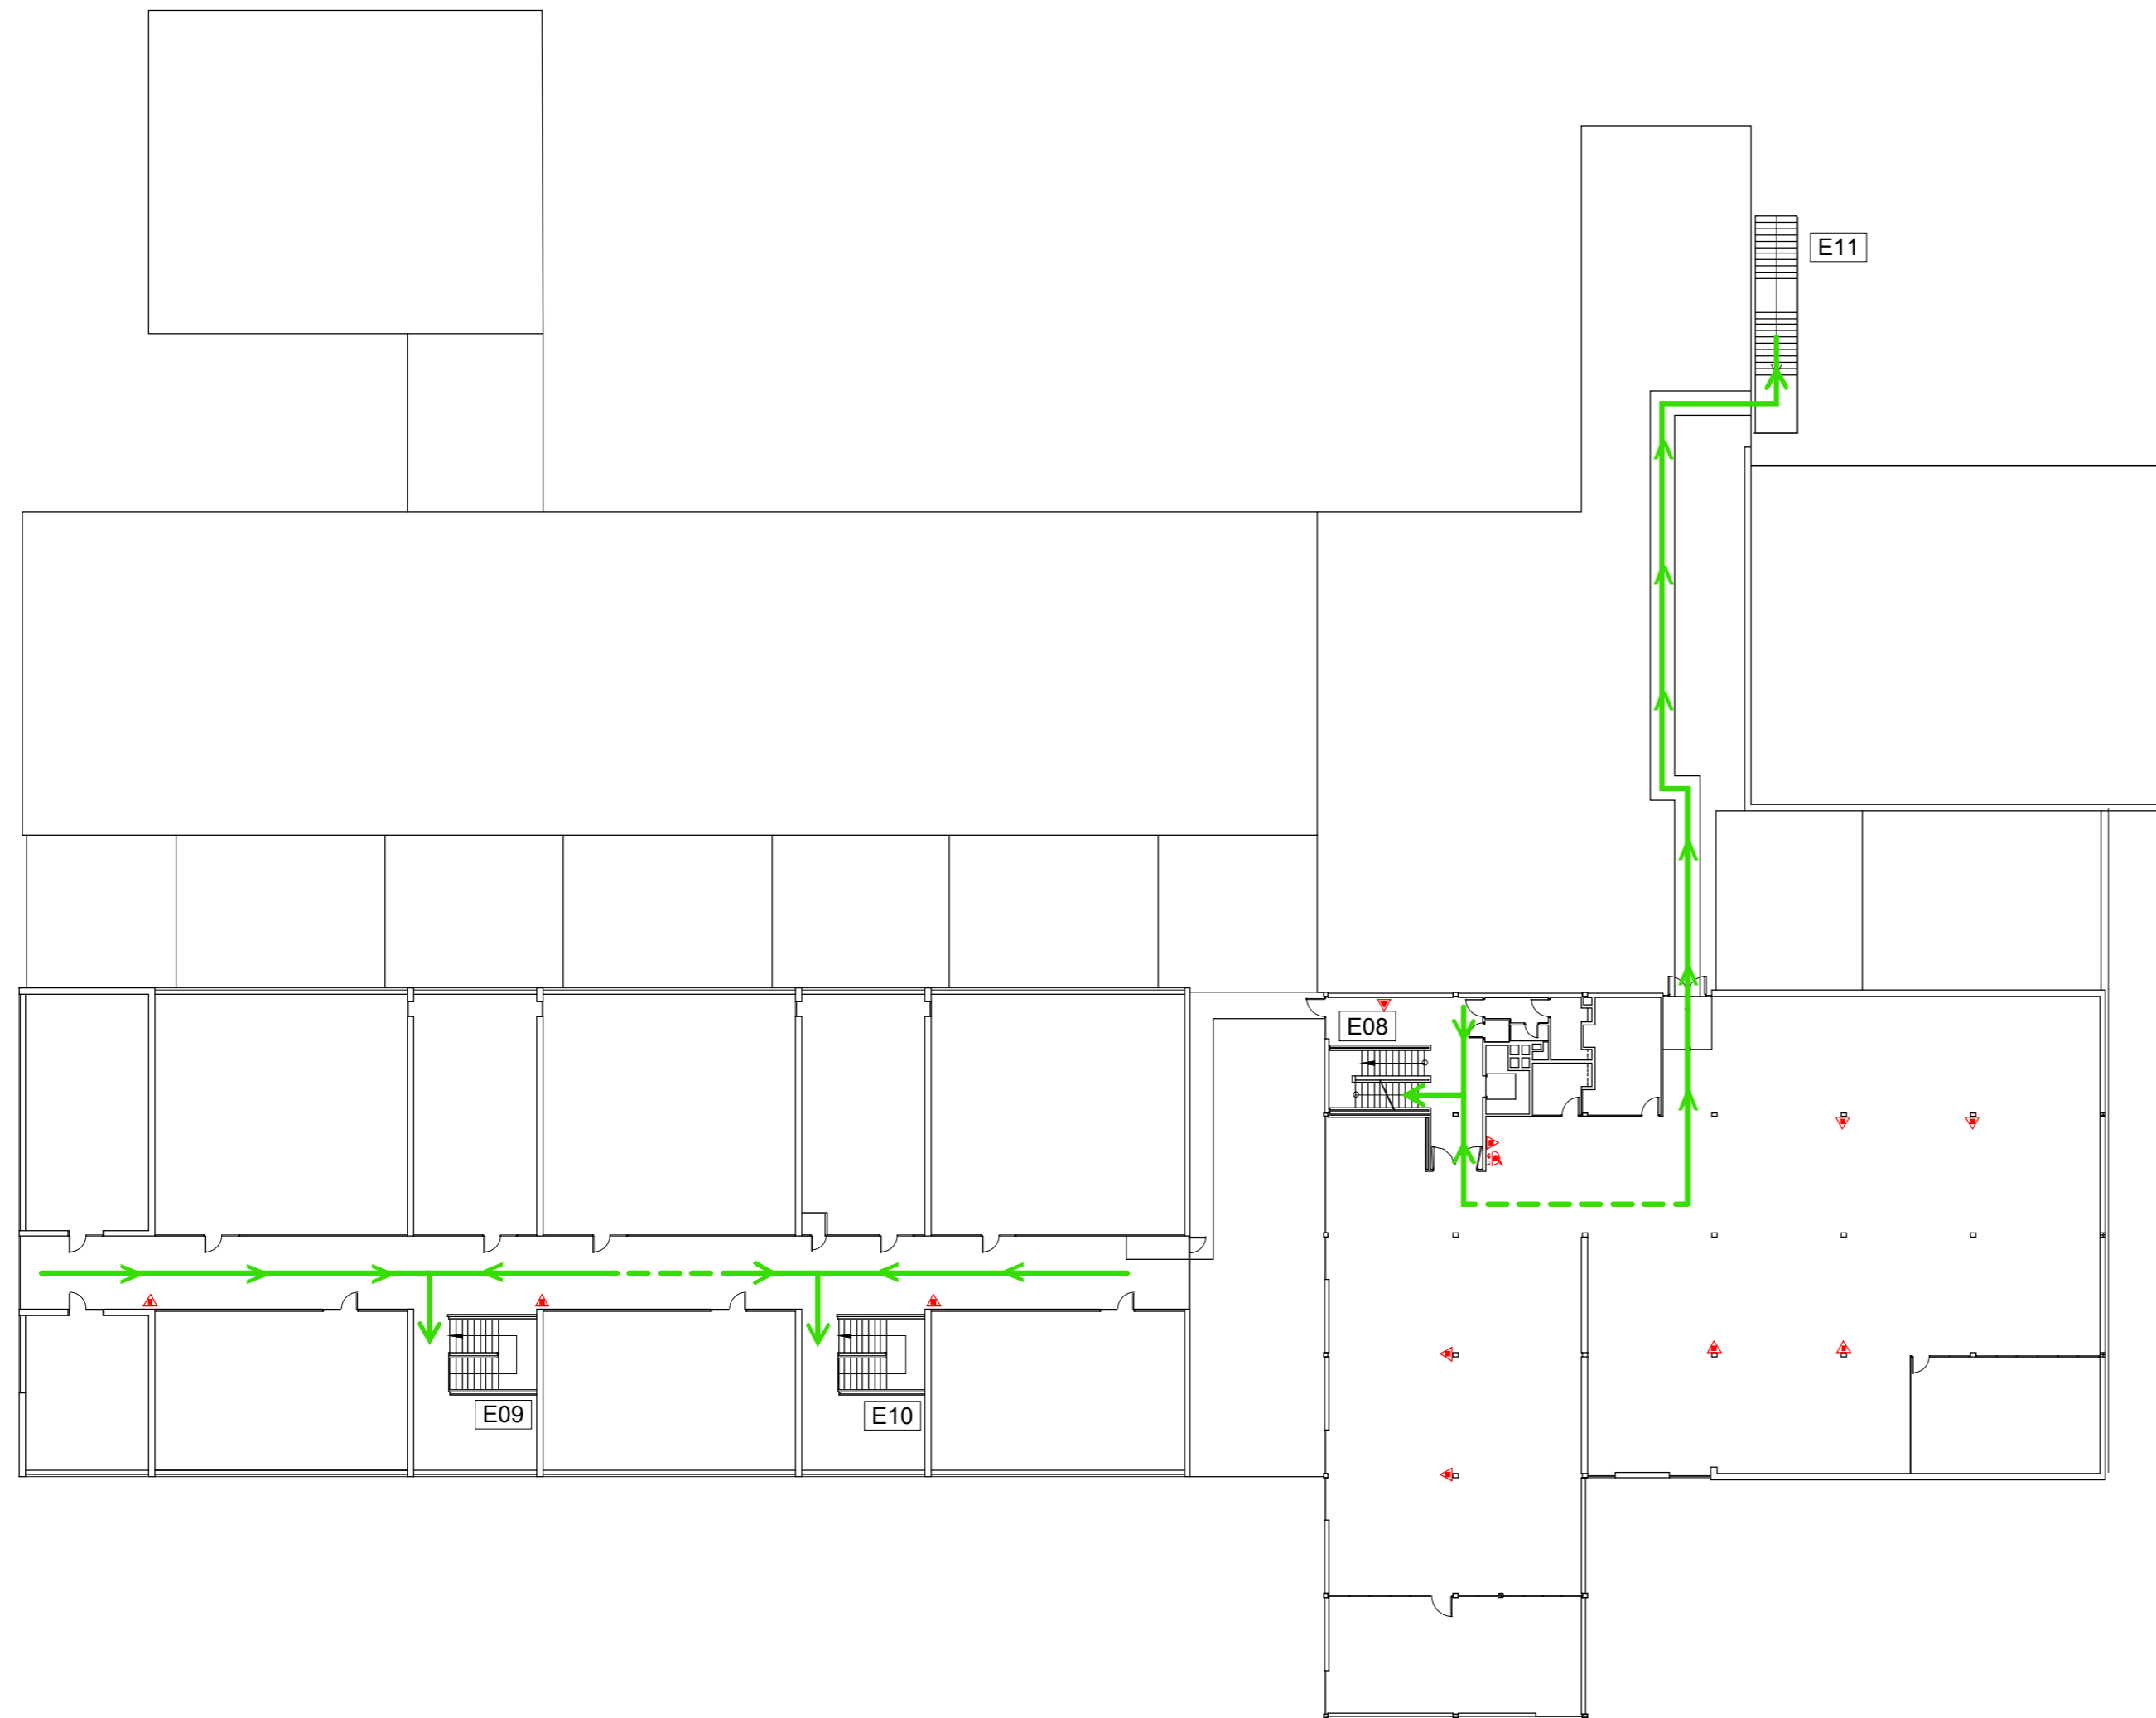

LLEGENDA SISTEMES D'EXTINCIÓ D'INCENDIS I RECORREGUTS D'EVACUACIÓ

- VIA I SENTIT D'EVACUACIÓ PRINCIPAL
- VIA D'EVACUACIÓ SECUNDARIA
- EXTINTOR DE POLS ABC
- EXTINTOR D'ANHÍDRID CARBÒNIC - CO₂
- BOCA D'INCENDIS EQUIPADA (AIGUA) CONNECTADA A CONDUCCIÓ EN CÀRREGA
- POLSADOR D'ALARMA

LLEGENDA INSTAL·LACIONS D'EMERGÈNCIA

- RENTAULLS
- DUTXA D'EMERGÈNCIA
- MANTA APAGA FOCS
- EQUIP AUTÒNOM DE SALVAMENT
- FARMACIOLA

LLEGENDA DENOMINACIÓ D'ELEMENTS

- ESCALA E01
- SORTIDA D'EDIFICI S01
- SITUACIÓ PLÀNOL SOU AQUÍ




PLA D'AUTOPROTECCIÓ DELS EDIFICIS DE LA FACULTAT DE DRET

Plànol
EDIFICI PRINCIPAL
RECORREGUTS D'EVACUACIÓ, MITJANS DE PROTECCIÓ I LOCALS DE RISC ESPECIAL

Escala 1/300	Nº Plànol B.03
DESEMBRE-2010	

PLANTA 1



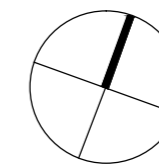

LLEGENDA SISTEMES D'EXTINCIÓ D'INCENDIS I RECORREGUTS D'EVACUACIÓ




- VIA I SENTIT D'EVACUACIÓ PRINCIPAL
- VIA D'EVACUACIÓ SECUNDARIA
- EXTINTOR DE POLS ABC
- EXTINTOR D'ANHÍDRID CARBÒNIC - CO₂
- BOCA D'INCENDIS EQUIPADA (AIGUA) CONNECTADA A CONDUCCIÓ EN CÀRREGA
- POLSADOR D'ALARMA

LLEGENDA INSTAL·LACIONS D'EMERGÈNCIA

- RENTAULLS
- DUTXA D'EMERGÈNCIA
- MANTA APAGA FOCS
- EQUIP AUTÒNOM DE SALVAMENT
- FARMACIOLA

LLEGENDA DENOMINACIÓ D'ELEMENTS

- ESCALA E01
- SORTIDA D'EDIFICI S01
- SITUACIÓ PLÀNOL SOU AQUÍ

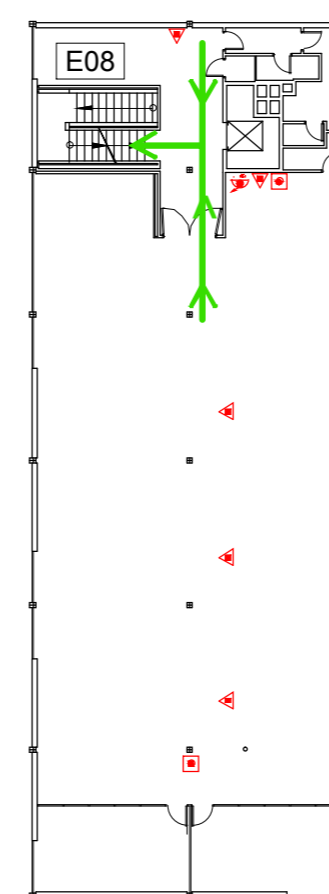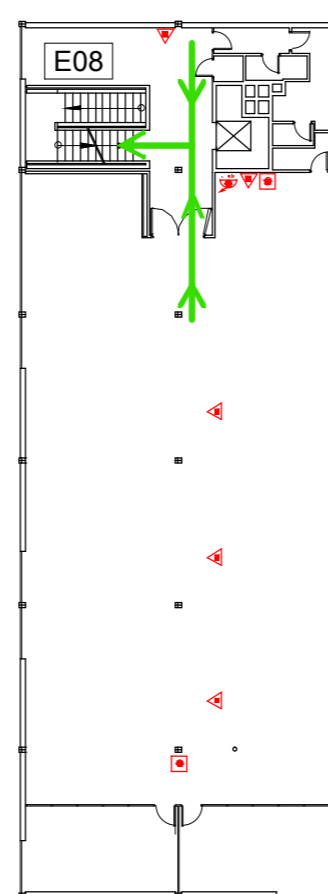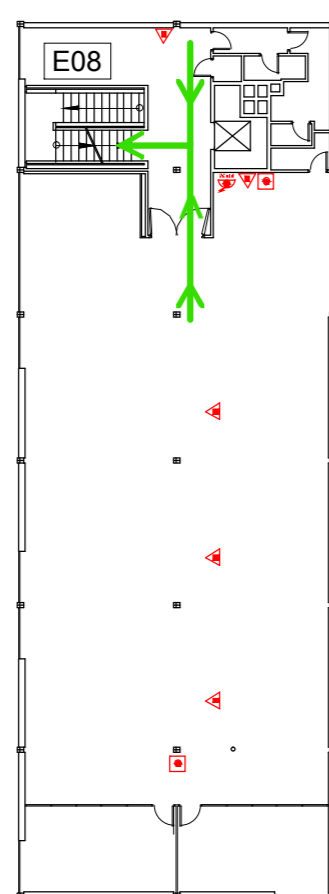


PLA D'AUTOPROTECCIÓ DELS EDIFICIS DE LA FACULTAT DE DRET



Plànol
EDIFICI PRINCIPAL
RECORREGUTS D'EVACUACIÓ, MITJANS DE PROTECCIÓ I LOCALS DE RISC ESPECIAL

Escala 1/300	Nº Plànol B.04
DESEMBRE-2010	

 PLANTES 2,3 i 4



G:\REGISTRE PROTECCIO CIVIL 2010 12 PLA AUTOPROTECCIO DRETBCC_DIE-TOTS_101217BCC2_DPS_DIE_101213.DWG

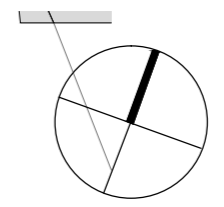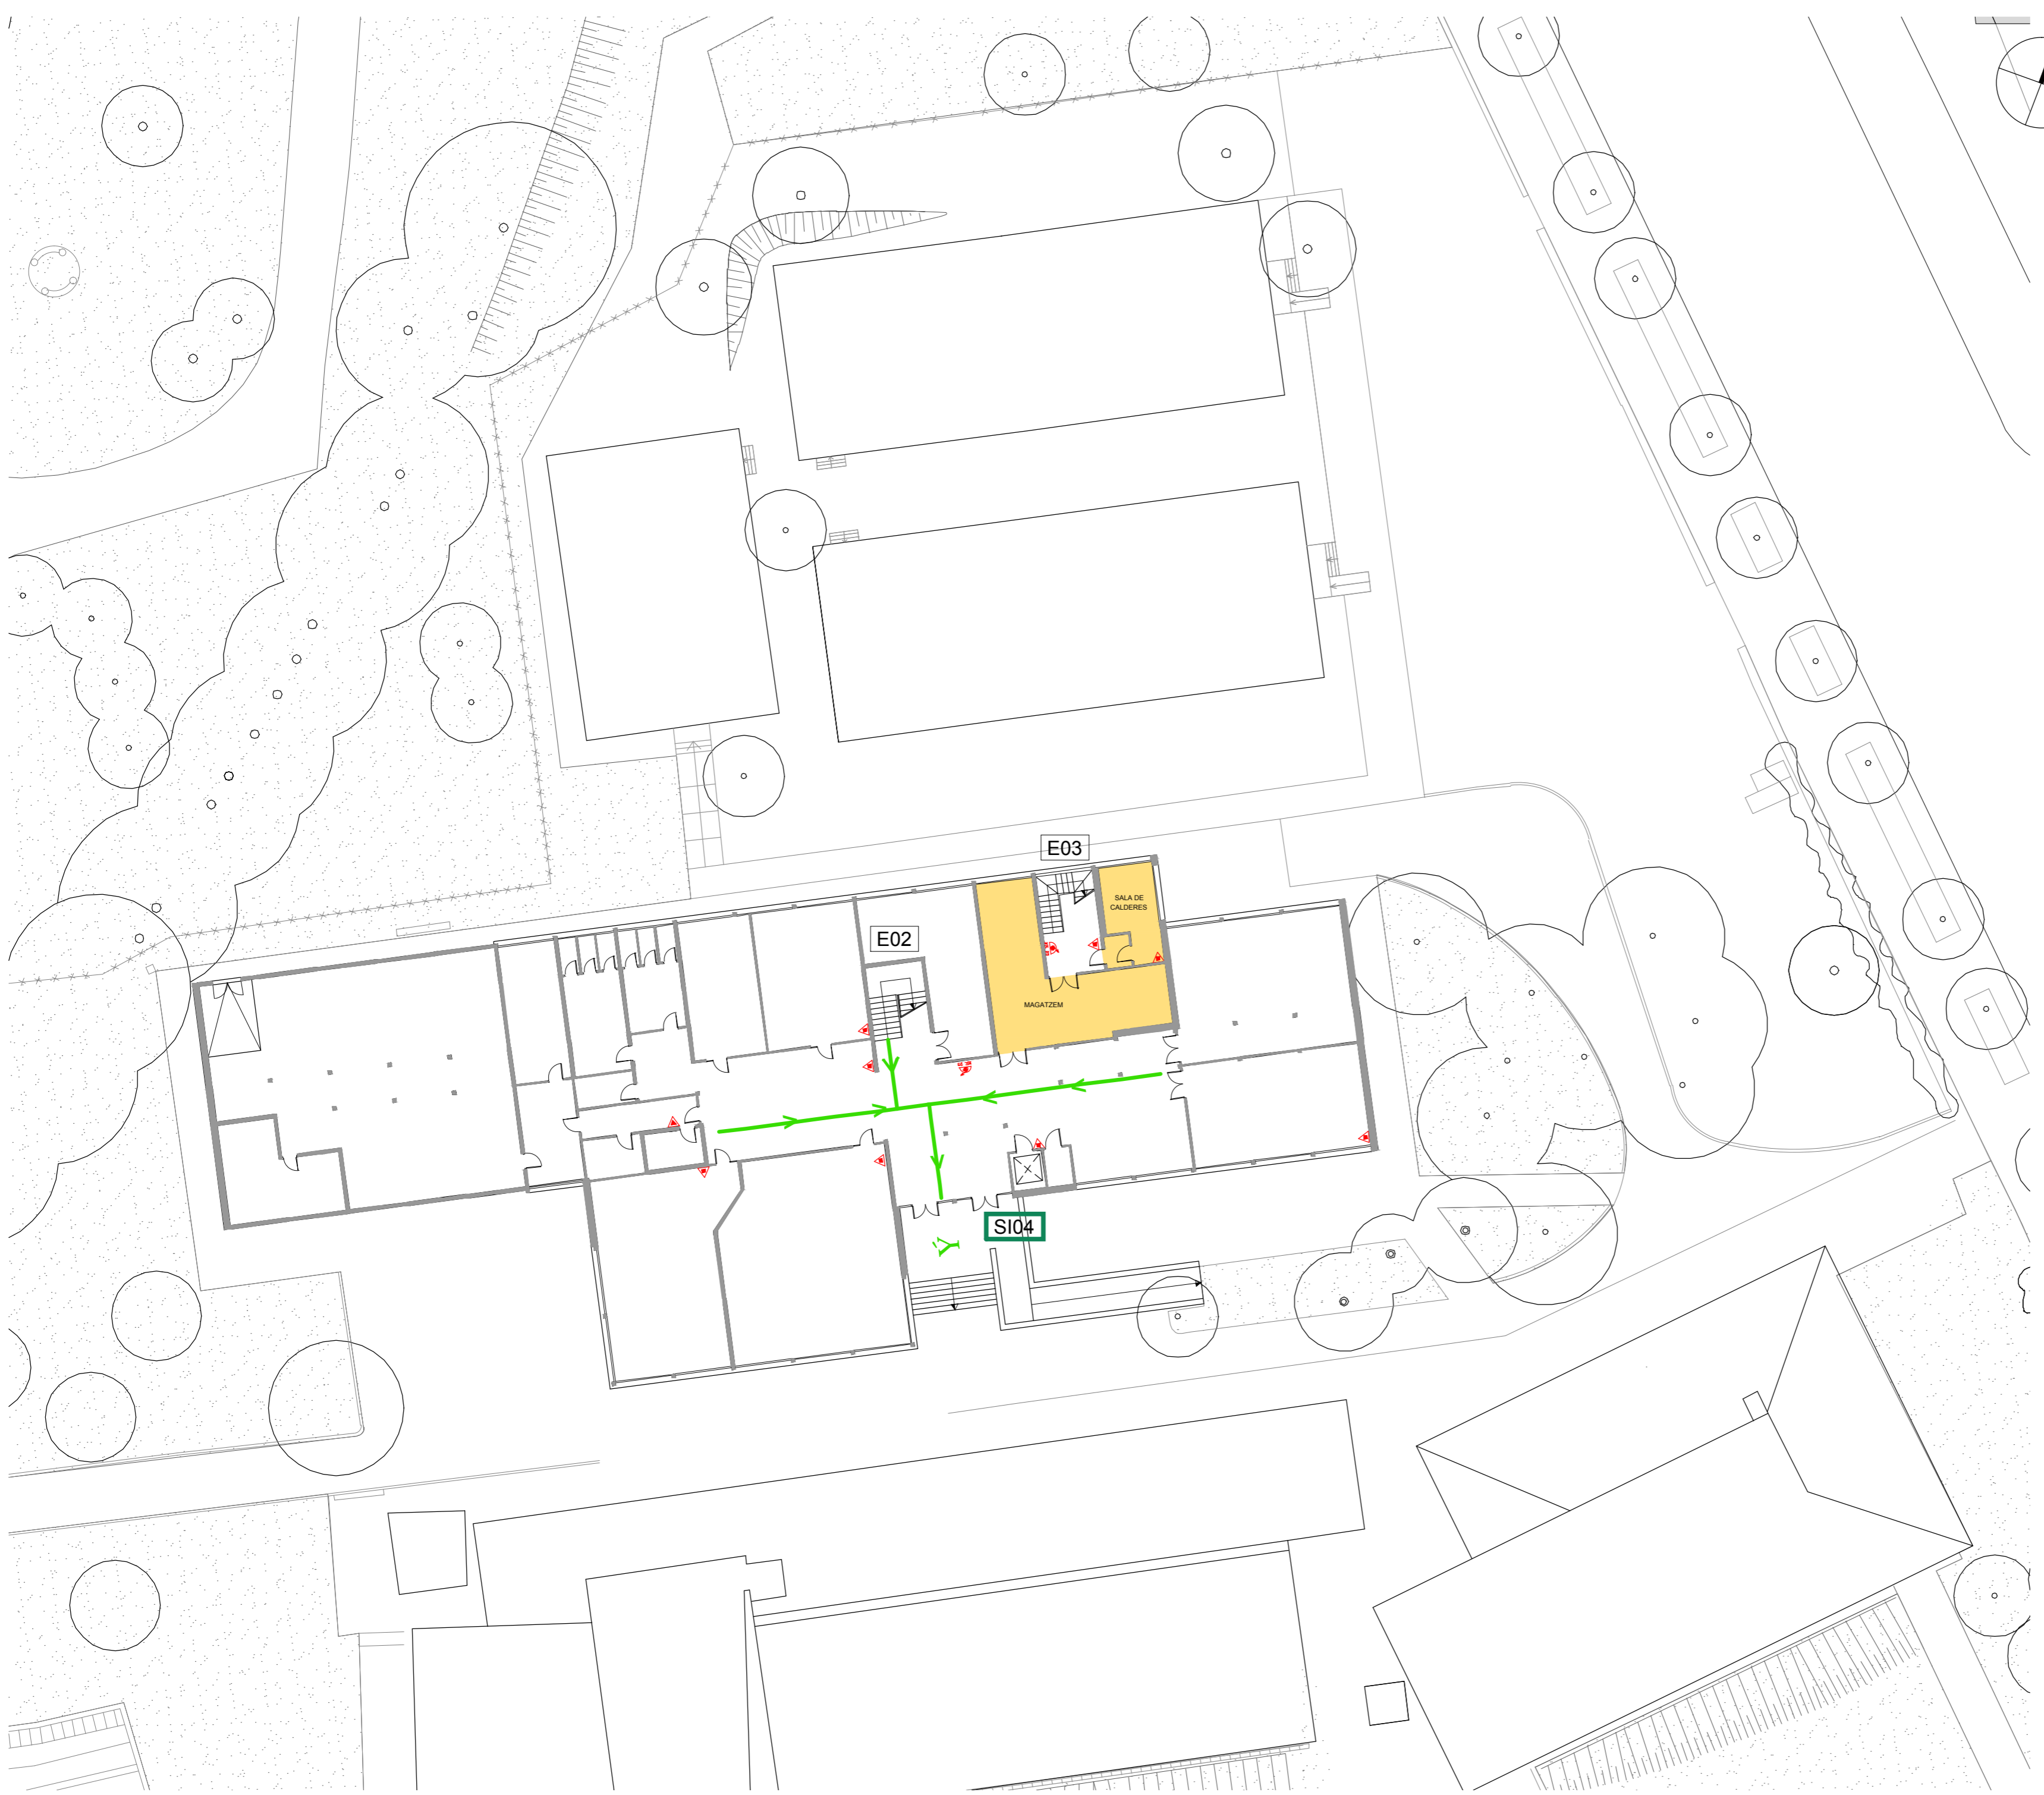

LLEGENDA SISTEMES D'EXTINCIÓ D'INCENDIS I RECORREGUTS D'EVACUACIÓ

- VIA I SENTIT D'EVACUACIÓ PRINCIPAL →
- VIA D'EVACUACIÓ SECUNDARIA - - -
- EXTINTOR DE POLS ABC ▲
- EXTINTOR D'ANHÍDRID CARBÒNIC - CO₂ ▲
- BOCA D'INCENDIS EQUIPADA (AIGUA) CONNECTADA A CONDUCCIÓ EN CÀRREGA ⦿
- POLSADOR D'ALARMA ●

LLEGENDA INSTAL·LACIONS D'EMERGÈNCIA

- RENTAULLS ⊕
- DUTXA D'EMERGÈNCIA ⊕
- MANTA APAGA FOCS ⊕
- EQUIP AUTÒNOM DE SALVAMENT ⊕
- FARMACIOLA ⊕

LLEGENDA DENOMINACIÓ D'ELEMENTS

- ESCALA E01
- SORTIDA D'EDIFICI S01
- SITUACIÓ PLÀNOL SOU AQUÍ ●



PLA D'AUTOPROTECCIÓ DELS EDIFICIS DE LA FACULTAT DE DRET


Plànol
EDIFICI ILERDENSE I MÒDULS
RECORREGUTS D'EVACUACIÓ, MITJANS DE
PROTECCIÓ I LOCALS DE RISC ESPECIAL

Escala 1/250	Nº Plànol D.01
DESEMBRE-2010	

PLANTA -1



C:\REGISTRE PROTECCIO CIVIL 2010 12 PLA AUTOPROTECCIO DRETBCC_DIE-TOTS_101217BC2_DPB_DIE_101130.DWG

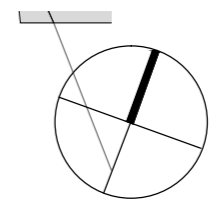

LLEGENDA SISTEMES D'EXTINCIÓ D'INCENDIS I RECORREGUTS D'EVACUACIÓ

- VIA I SENTIT D'EVACUACIÓ PRINCIPAL →
- VIA D'EVACUACIÓ SECUNDARIA - - -
- EXTINTOR DE POLS ABC ▲
- EXTINTOR D'ANHÍDRID CARBÒNIC - CO₂ ▲
- BOCA D'INCENDIS EQUIPADA (AIGUA) CONNECTADA A CONDUCCIÓ EN CÀRREGA BIE
- POLSADOR D'ALARMA ●

LLEGENDA INSTAL·LACIONS D'EMERGÈNCIA

- RENTAULLS ⊕
- DUTXA D'EMERGÈNCIA ⊕
- MANTA APAGA FOCS ⊕
- EQUIP AUTÒNOM DE SALVAMENT ⊕
- FARMACIOLA ⊕

LLEGENDA DENOMINACIÓ D'ELEMENTS

- ESCALA E01
- SORTIDA D'EDIFICI S01
- SITUACIÓ PLÀNOL SOU AQUÍ ●




PLA D'AUTOPROTECCIÓ DELS EDIFICIS DE LA FACULTAT DE DRET


Plànol
EDIFICI ILERDENSE I MÒDULS
RECORREGUTS D'EVACUACIÓ, MITJANS DE
PROTECCIÓ I LOCALS DE RISC ESPECIAL

Escala 1/250	Nº Plànol D.02
DESEMBRE-2010	

 PLANTA BAIXA



G:\REGISTRE PROTECCIO CIVIL 2010 12 PLA AUTOPROTECCIO DRETBCC_DIE-TOTS_101217BCC2_DP1_DIE_101210.DWG

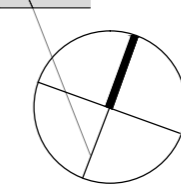

LLEGENDA SISTEMES D'EXTINCIÓ D'INCENDIS I RECORREGUTS D'EVACUACIÓ

- VIA I SENTIT D'EVACUACIÓ PRINCIPAL
- VIA D'EVACUACIÓ SECUNDARIA
- EXTINTOR DE POLS ABC
- EXTINTOR D'ANHÍDRID CARBÒNIC - CO₂
- BOCA D'INCENDIS EQUIPADA (AIGUA) CONNECTADA A CONDUCCIÓ EN CÀRREGA
- POLSADOR D'ALARMA

LLEGENDA INSTAL·LACIONS D'EMERGÈNCIA

- RENTAULLS
- DUTXA D'EMERGÈNCIA
- MANTA APAGA FOCS
- EQUIP AUTÒNOM DE SALVAMENT
- FARMACIOLA

LLEGENDA DENOMINACIÓ D'ELEMENTS

- ESCALA E01
- SORTIDA D'EDIFICI S01
- SITUACIÓ PLÀNOL SOU AQUÍ



PLA D'AUTOPROTECCIÓ DELS EDIFICIS DE LA FACULTAT DE DRET


Plànol
EDIFICI ILERDENSE I MÒDULS
RECORREGUTS D'EVACUACIÓ, MITJANS DE
PROTECCIÓ I LOCALS DE RISC ESPECIAL

Escala 1/250	Nº Plànol D.03
DESEMBRE-2010	

PLANTA 1



G:\REGISTRE PROTECCIO CIVIL 2010 12 PLA AUTOPROTECCIO DRETBCCO_DIE-TOTS_101217BCC2_DP2_DIE_101210.DWG

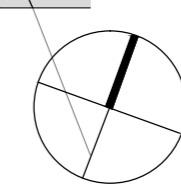

LLEGENDA SISTEMES D'EXTINCIÓ D'INCENDIS I RECORREGUTS D'EVACUACIÓ

- VIA I SENTIT D'EVACUACIÓ PRINCIPAL
- VIA D'EVACUACIÓ SECUNDARIA
- EXTINTOR DE POLS ABC
- EXTINTOR D'ANHÍDRID CARBÒNIC - CO₂
- BOCA D'INCENDIS EQUIPADA (AIGUA) CONNECTADA A CONDUCCIÓ EN CÀRREGA
- POLSADOR D'ALARMA

LLEGENDA INSTAL·LACIONS D'EMERGÈNCIA

- RENTAULLS
- DUTXA D'EMERGÈNCIA
- MANTA APAGA FOCS
- EQUIP AUTÒNOM DE SALVAMENT
- FARMACIOLA

LLEGENDA DENOMINACIÓ D'ELEMENTS

- ESCALA E01
- SORTIDA D'EDIFICI S01
- SITUACIÓ PLÀNOL SOU AQUÍ




PLA D'AUTOPROTECCIÓ DELS EDIFICIS DE LA FACULTAT DE DRET


Plànol
EDIFICI ILERDENSE I MÒDULS
RECORREGUTS D'EVACUACIÓ, MITJANS DE
PROTECCIÓ I LOCALS DE RISC ESPECIAL

Escala 1/250	Nº Plànol D.04
DESEMBRE-2010	

 PLANTA 2



G:\REGISTRE PROTECCIO CIVIL 2010 12 PLA AUTOPROTECCIO DRETBCCO_DIE-TOTS_101217BCC2_DP3_DIE_101213.DWG

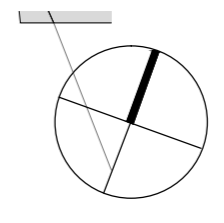

LLEGENDA SISTEMES D'EXTINCIÓ D'INCENDIS I RECORREGUTS D'EVACUACIÓ

- VIA I SENTIT D'EVACUACIÓ PRINCIPAL
- VIA D'EVACUACIÓ SECUNDARIA
- EXTINTOR DE POLS ABC
- EXTINTOR D'ANHÍDRID CARBÒNIC - CO₂
- BOCA D'INCENDIS EQUIPADA (AIGUA) CONNECTADA A CONDUCCIÓ EN CÀRREGA
- POLSADOR D'ALARMA

LLEGENDA INSTAL·LACIONS D'EMERGÈNCIA

- RENTAULLS
- DUTXA D'EMERGÈNCIA
- MANTA APAGA FOCS
- EQUIP AUTÒNOM DE SALVAMENT
- FARMACIOLA

LLEGENDA DENOMINACIÓ D'ELEMENTS

- ESCALA E01
- SORTIDA D'EDIFICI S01
- SITUACIÓ PLÀNOL SOU AQUÍ




PLA D'AUTOPROTECCIÓ DELS EDIFICIS DE LA FACULTAT DE DRET


Plànol
EDIFICI ILERDENSE I MÒDULS
RECORREGUTS D'EVACUACIÓ, MITJANS DE
PROTECCIÓ I LOCALS DE RISC ESPECIAL

Escala 1/250	Nº Plànol D.05
DESEMBRE-2010	

 PLANTA 3



G:\REGISTRE PROTECCIO CIVIL 2010 12 PLA AUTOPROTECCIO DRETBCCO_DIE-TOTS_101217BCC2_DP4_DIE_101213.DWG

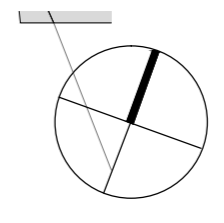

LLEGENDA SISTEMES D'EXTINCIÓ D'INCENDIS I RECORREGUTS D'EVACUACIÓ

- VIA I SENTIT D'EVACUACIÓ PRINCIPAL
- VIA D'EVACUACIÓ SECUNDARIA
- EXTINTOR DE POLS ABC
- EXTINTOR D'ANHÍDRID CARBÒNIC - CO₂
- BOCA D'INCENDIS EQUIPADA (AIGUA) CONNECTADA A CONDUCCIÓ EN CÀRREGA
- POLSADOR D'ALARMA

LLEGENDA INSTAL·LACIONS D'EMERGÈNCIA

- RENTAULLS
- DUTXA D'EMERGÈNCIA
- MANTA APAGA FOCS
- EQUIP AUTÒNOM DE SALVAMENT
- FARMACIOLA

LLEGENDA DENOMINACIÓ D'ELEMENTS

- ESCALA E01
- SORTIDA D'EDIFICI S01
- SITUACIÓ PLÀNOL SOU AQUÍ




PLA D'AUTOPROTECCIÓ DELS EDIFICIS DE LA FACULTAT DE DRET



Plànol
EDIFICI ILERDENSE I MÒDULS
RECORREGUTS D'EVACUACIÓ, MITJANS DE
PROTECCIÓ I LOCALS DE RISC ESPECIAL

Escala 1/250	Nº Plànol D.06
DESEMBRE-2010	

 PLANTA 4



C:\REGISTRE PROTECCIO CIVIL 2010 12 PLA AUTOPROTECCIO DRETIBCO_DIE-TOTS_101217\B04_DIE_DPS_101214.DWG

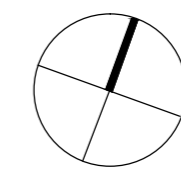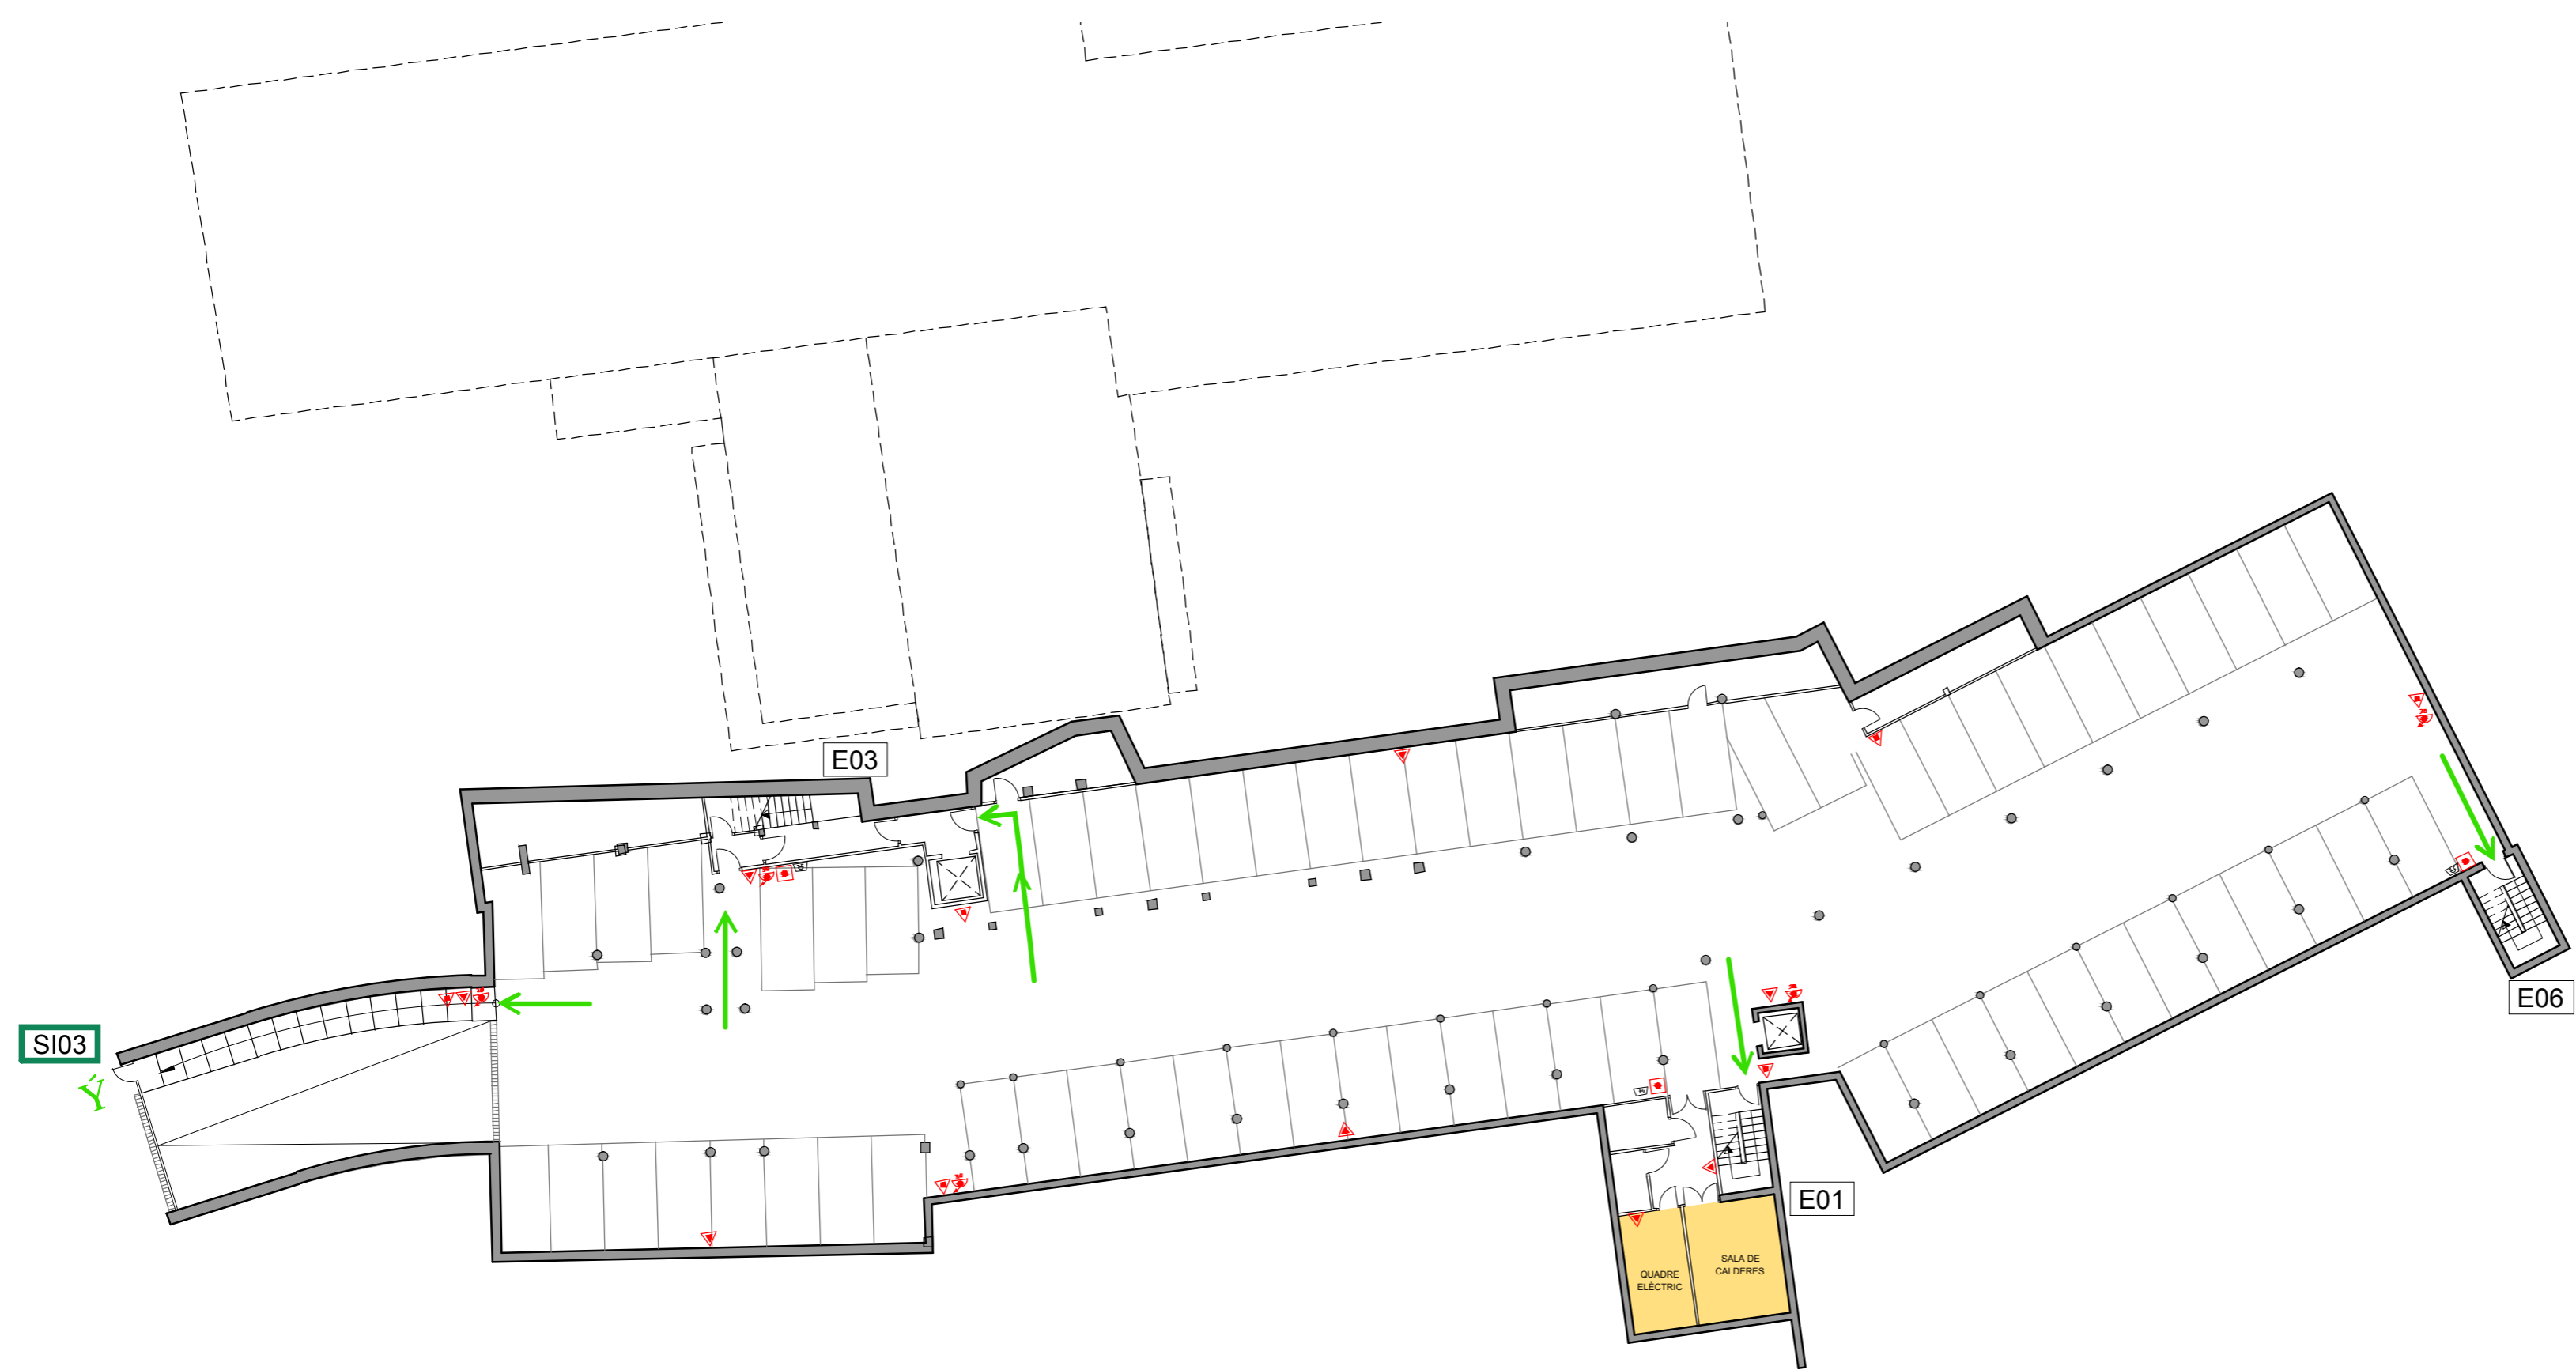

LLEGGENDA SISTEMES D'EXTINCIÓ D'INCENDIS I RECORREGUTS D'EVACUACIÓ

- VIA I SENTIT D'EVACUACIÓ PRINCIPAL →
- VIA D'EVACUACIÓ SECUNDARIA - - -
- EXTINTOR DE POLS ABC ▲
- EXTINTOR D'ANHÍDRID CARBÒNIC - CO₂ ▲
- BOCA D'INCENDIS EQUIPADA (AIGUA) CONNECTADA A CONDUCCIÓ EN CÀRREGA ⦿
- POLSADOR D'ALARMA ●

LLEGGENDA INSTAL·LACIONS D'EMERGÈNCIA

- RENTAULLS ⊕
- DUTXA D'EMERGÈNCIA ⊕
- MANTA APAGA FOCS ⊕
- EQUIP AUTÒNOM DE SALVAMENT ⊕
- FARMACIOLA ⊕

LLEGGENDA DENOMINACIÓ D'ELEMENTS

- ESCALA E01
- SORTIDA D'EDIFICI S01
- SITUACIÓ PLÀNOL SOU AQUÍ ●



PLA D'AUTOPROTECCIÓ DELS EDIFICIS DE LA FACULTAT DE DRET

Plànol
EDIFICI TOMÁS Y VALIENTE
RECORREGUTS D'EVACUACIÓ, MITJANS DE PROTECCIÓ I LOCALS DE RISC ESPECIAL

Escala 1/250	Nº Plànol C.01
DESEMBRE-2010	

PLANTA -1



G:\REGISTRE PROTECCIO CIVIL 2010 12 PLA AUTOPROTECCIO DRETBCC DIE-TOTS_101217BCC4_DIE-DPB_101214.DWG



LLEGENDA SISTEMES D'EXTINCIÓ D'INCENDIS I RECORREGUTS D'EVACUACIÓ

VIA I SENTIT D'EVACUACIÓ PRINCIPAL	
VIA D'EVACUACIÓ SECUNDARIA	
EXTINTOR DE POLS ABC	
EXTINTOR D'ANHÍDRID CARBÒNIC - CO ₂	
BOCA D'INCENDIS EQUIPADA (AIGUA) CONNECTADA A CONDUCCIÓ EN CÀRREGA	
POLSADOR D'ALARMA	

LLEGENDA INSTAL·LACIONS D'EMERGÈNCIA

RENTAULLS	
DUTXA D'EMERGÈNCIA	
MANTA APAGA FOCS	
EQUIP AUTÒNOM DE SALVAMENT	
FARMACIOLA	

LLEGENDA DENOMINACIÓ D'ELEMENTS

ESCALA	
SORTIDA D'EDIFICI	
SITUACIÓ PLÀNOL SOU AQUÍ	



PLA D'AUTOPROTECCIÓ DELS EDIFICIS DE LA FACULTAT DE DRET


Plànol
AULARI TOMÁS Y VALIENTE
RECORREGUTS D'EVACUACIÓ, MITJANS DE PROTECCIÓ I LOCALS DE RISC ESPECIAL

Escala 1/250	Nº Plànol C.02
DESEMBRE-2010	

PLANTA BAIXA



G:\REGISTRE PROTECCIO CIVIL 2010 12 PLA AUTOPROTECCIO DRETBCC_DIE-TOTS_101217BCC4_DIE-DP1_101214.DWG

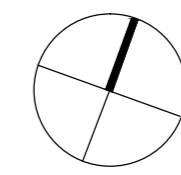

LLEGENDA SISTEMES D'EXTINCIÓ D'INCENDIS I RECORREGUTS D'EVACUACIÓ

- VIA I SENTIT D'EVACUACIÓ PRINCIPAL
- VIA D'EVACUACIÓ SECUNDARIA
- EXTINTOR DE POLS ABC
- EXTINTOR D'ANHÍDRID CARBÒNIC - CO₂
- BOCA D'INCENDIS EQUIPADA (AIGUA) CONNECTADA A CONDUCCIÓ EN CÀRREGA
- POLSADOR D'ALARMA

LLEGENDA INSTAL·LACIONS D'EMERGÈNCIA

- RENTAULLS
- DUTXA D'EMERGÈNCIA
- MANTA APAGA FOCS
- EQUIP AUTÒNOM DE SALVAMENT
- FARMACIOLA

LLEGENDA DENOMINACIÓ D'ELEMENTS

- ESCALA E01
- SORTIDA D'EDIFICI S01
- SITUACIÓ PLÀNOL SOU AQUÍ




PLA D'AUTOPROTECCIÓ DELS EDIFICIS DE LA FACULTAT DE DRET

Plànol
AULARI TOMÁS Y VALIENTE
RECORREGUTS D'EVACUACIÓ, MITJANS DE PROTECCIÓ I LOCALS DE RISC ESPECIAL

Escala 1/250	Nº Plànol C.03
DESEMBRE-2010	

 PLANTA 1



C:\REGISTRE PROTECCIO CIVIL 2010 12 PLA AUTOPROTECCIO DRETBCC_DIE-TOTS_101217BCC4_DIE_DPC_101214.DWG



LLEGENDA SISTEMES D'EXTINCIÓ D'INCENDIS I RECORREGUTS D'EVACUACIÓ

VIA I SENTIT D'EVACUACIÓ PRINCIPAL	
VIA D'EVACUACIÓ SECUNDARIA	
EXTINTOR DE POLS ABC	
EXTINTOR D'ANHÍDRID CARBÒNIC - CO ₂	
BOCA D'INCENDIS EQUIPADA (AIGUA) CONNECTADA A CONDUCCIÓ EN CÀRREGA	
POLSADOR D'ALARMA	

LLEGENDA INSTAL·LACIONS D'EMERGÈNCIA

RENTAULLS	
DUTXA D'EMERGÈNCIA	
MANTA APAGA FOCS	
EQUIP AUTÒNOM DE SALVAMENT	
FARMACIOLA	

LLEGENDA DENOMINACIÓ D'ELEMENTS

ESCALA	
SORTIDA D'EDIFICI	
SITUACIÓ PLÀNOL SOU AQUÍ	



**PLA D'AUTOPROTECCIÓ
DELS EDIFICIS DE LA
FACULTAT DE DRET**

Plànol
AULARI TOMÁS Y VALIENTE
RECORREGUTS D'EVACUACIÓ, MITJANS DE
PROTECCIÓ I LOCALS DE RISC ESPECIAL

Escala 1/250	Nº Plànol C.04
DESEMBRE-2010	

PL. COBERTA

